


RZUT PARTERU

skala 1:100

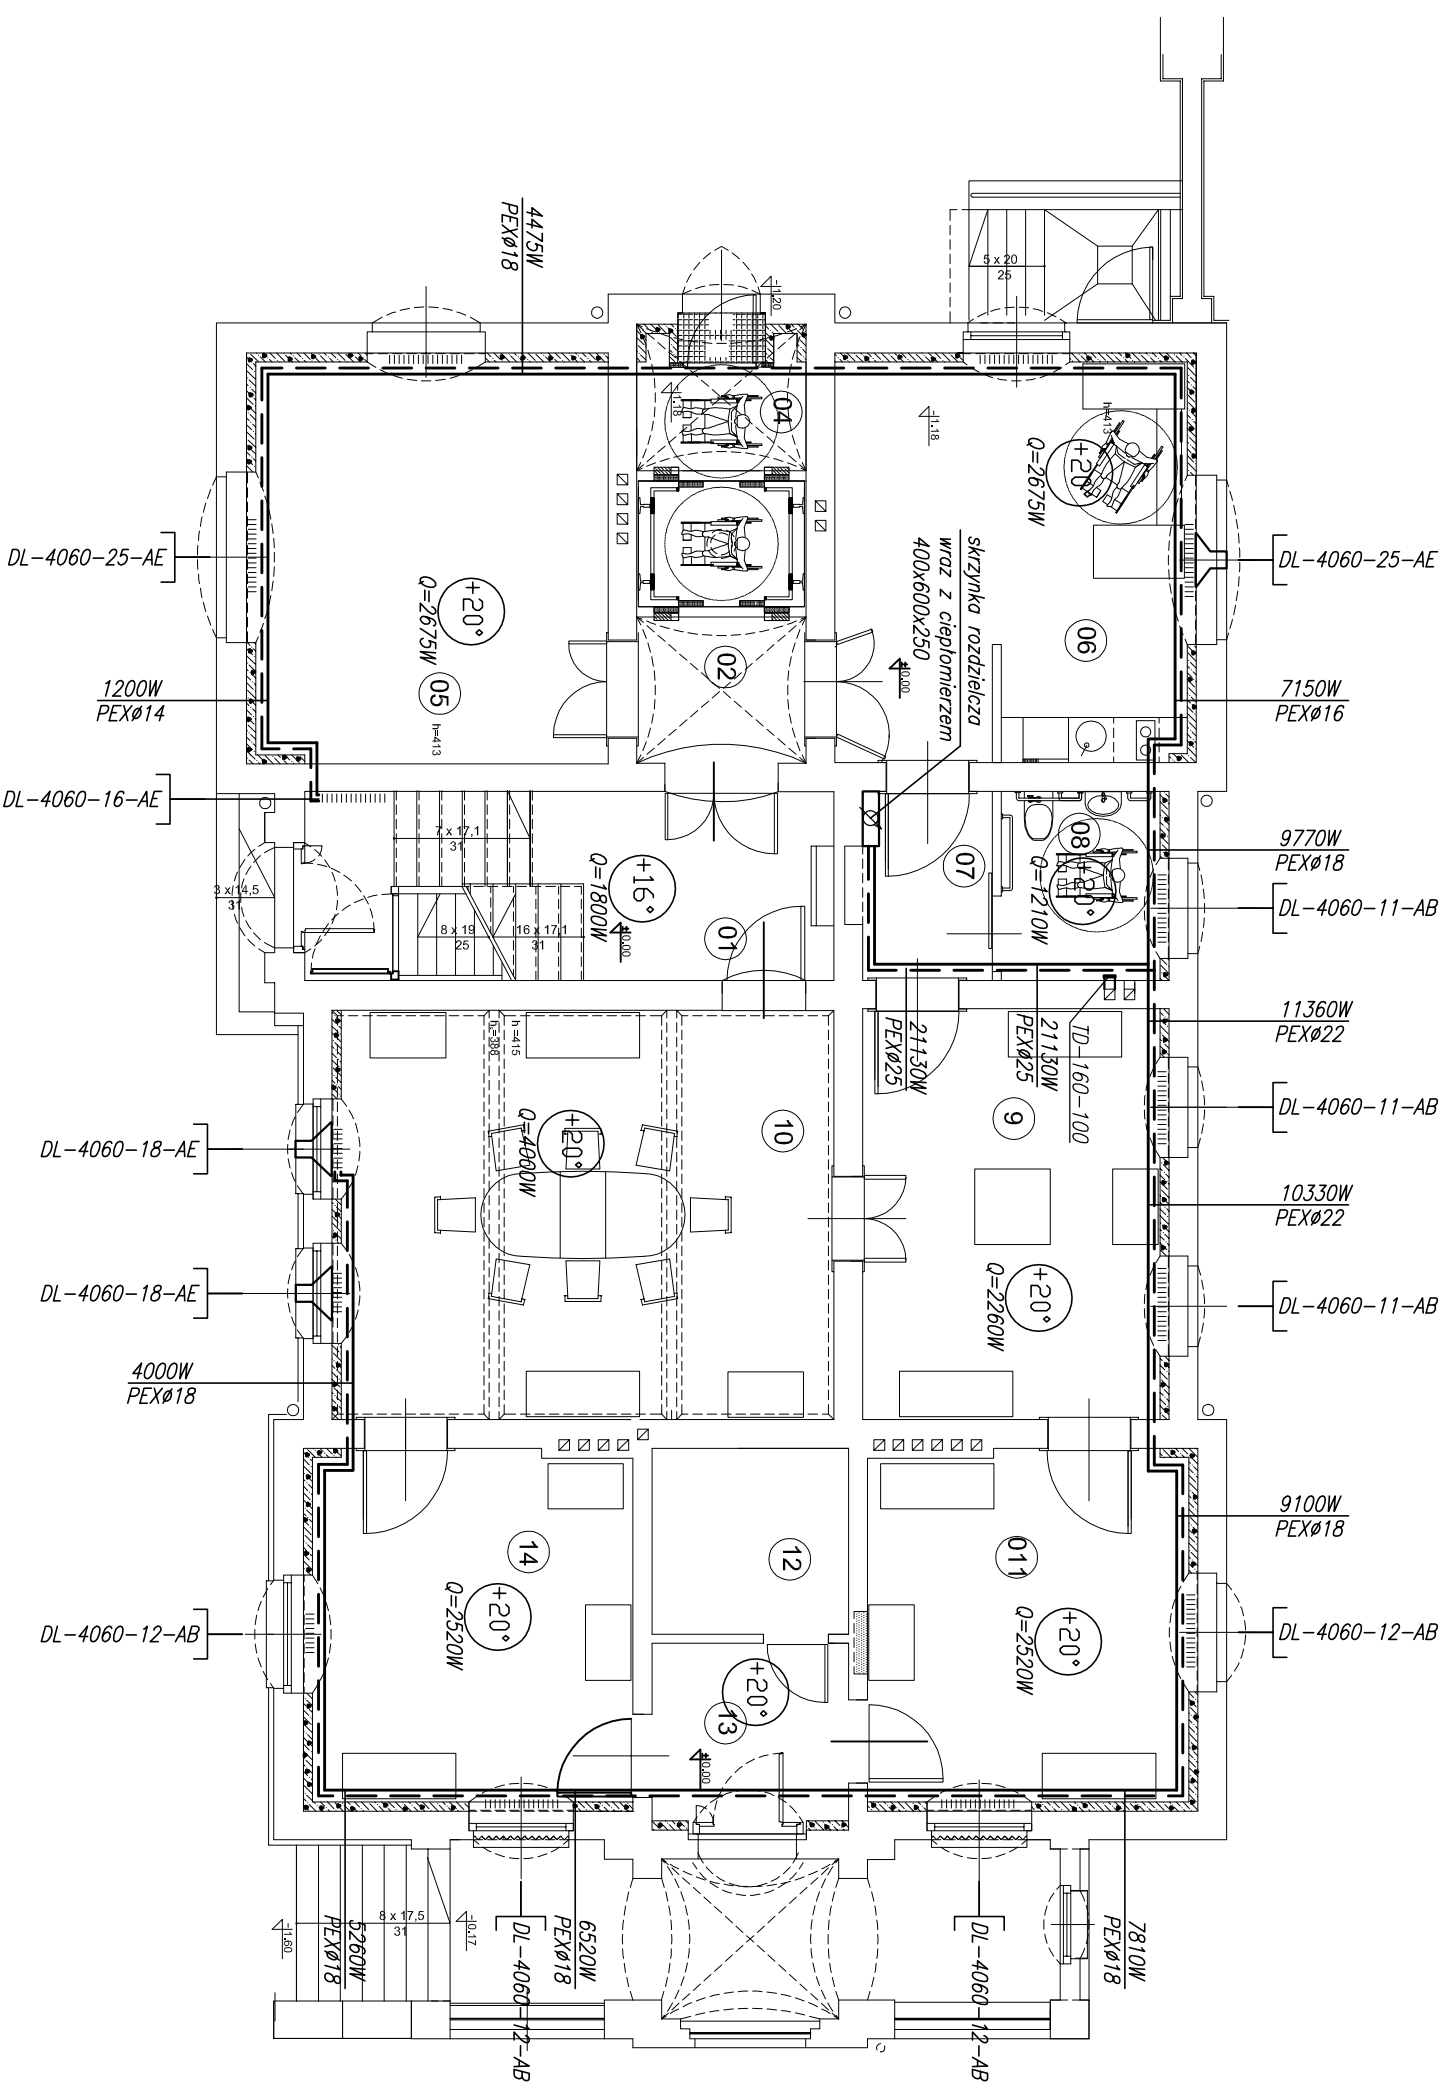

ZESTAWIENIE POMIESZCZEN

01	Kl.schodowa	17,50m ²	09	sala wystawiennicza	21,38m ²
02	korytarz	08,67m ²	10	sala wystawiennicza	35,27m ²
04	szyb platformy dźwig.	03,12m ²	11	sala wystawiennicza	19,62m ²
05	sala wystawiennicza	26,00m ²	12	megazyn podręczny	06,40m ²
06	p.socjalny	24,67m ²	13	komunikacja	06,12m ²
07	korytarz	04,29m ²	14	sala wystawiennicza	19,58m ²
08	wc dla os. niepełnospr.	05,25m ²		pow. użytkowa parteru	197,87m ²

LEGENDA:

— — PROJEKTOWANA INSTALACJA C.O.

Dobrano ciepłomierz — CF-MAX
 Dn15, Qn=1,5m³/h
 Przepływ — 726l/h
 Opory przepływu — 0,03mbar — 300 DaPa
 Czynniki na zasil: PT-100

WEWĘTRZNA INSTALACJA C.O.

BIURO USŁUG TECHNICZNYCH PROJEKTOWANIA I REALIZACJI INWESTYCJI
 TORUŃSKI KLUB TECHNIKA NOT SP. Z O.O.
 87-100 Toruń, ul. Piłkarski 6, tel. 566629070

INWESTOR
 Toruńskie Wodociągi Sp. z o.o.
 ul. Rybaki 6, 87-100 Toruń

OBIEKT
 budynek mieszkalny

Toruń, ul. Św. Józefa 47-49, dz.nr 58/1, 65, obr.34.

TYTUŁ RYSUNKU
PARTER

SKALA
 1:100

BRANŻA: SANITARNA - WEWĘTRZNA INSTALACJA C.O.

INWENTARYZOWAŁ
 mgr inż. L. Moszczyński podpis

GT.414.03 / 30 / 76

PROJEKT BUDOWLANY
 nr rys.
 wersja

DATA WYDRUKU
 sierpień 2015r. S-03