



linia nr 2 element 02/74 na II piętrze

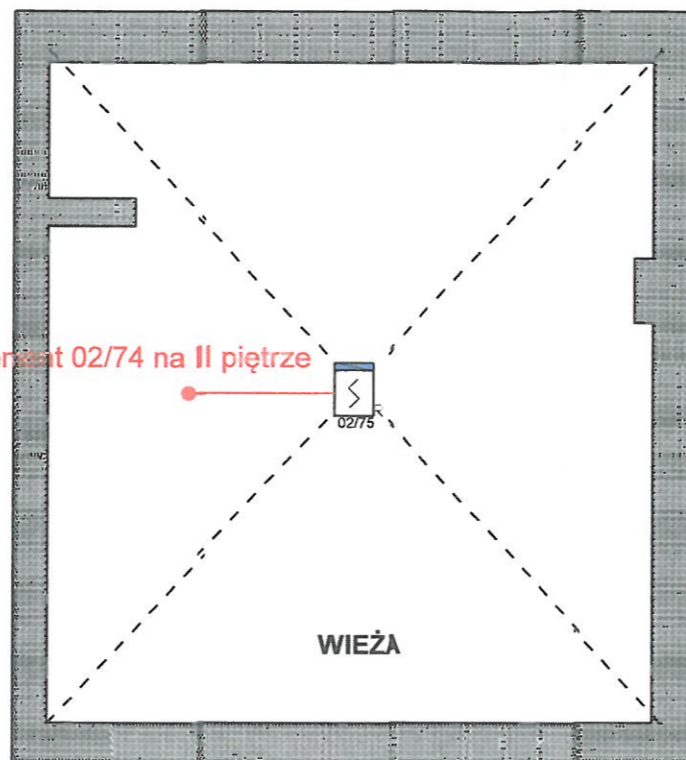

WIEŻA

ELEMENTY NA LINII:

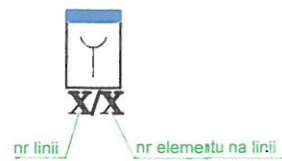

UWAGA: Czujki w pomieszczeniach umieścić uwzględniając wymagane odległości od innych instalacji i urządzeń

Symbol	Opis
	OPTYCZNA CZUJKA DYMU
	CZUJKA CIEPŁA
	RĘCZNY OSTRZEGACZ POŻAROWY
	WSKAŹNIK ZADZIAŁANIA
	CENTRALA SYGNALIZACJI POŻAROWEJ
	ELEMENT KONTROLNO STERUJĄCY
	SYGNALIZATOR AKUSTYCZNO-OPTYCZNY

RZECZOZNAWCA DO SPRAW ZABEZPIECZEŃ  
PRZECIWOŻAROWYCH  
mgr inż. Krzysztof Arent Nr upr. 632/2015

Toruń, 20.11.2020  
Zgodność projektu z wymaganiami  
ochrony przeciwpożarowej  
stwierdzam  
bez uwag z uwagami

STANISŁAW  
87-700 Aleksandra  
Uprawniony do  
nadzorowania i  
zakresie instalacji elektrycznych  
nr Nr AN-R33-5/20/24 Wk

Kujawsko-Pomorski Komendant Wojewódzki Państwowej Straży Pożarnej 67-100 Toruń, ul. Prosta 32 INWESTOR	mgr inż. Andrzej Pietrzak PROJEKTANT	KUP/0075/POOE/12 specj. instalacyjna NUMER UPRAWNIENIA I SPECJALNOŚĆ	PODPIS
	mgr inż. Piotr Sawiński SPRAWDZAJĄCY	KUP/0086/PWOE/04 specj. instalacyjna NUMER UPRAWNIENIA I SPECJALNOŚĆ	PODPIS
Toruń ul. Prosta 32 dz. działka nr 213, obręb 017, jedn. ewiden. 046301_1 Toruń NAZWA I ADRES OBIEKTU	Rzut wieży		
TYTUŁ RYSUNKU	DATA: 02.2021	BRANŻA: Elektryka	SKALA: 1:100
			NUMER RYSUNKU: 1.6.