


# RZUT PIĘTRA

## skala 1:100

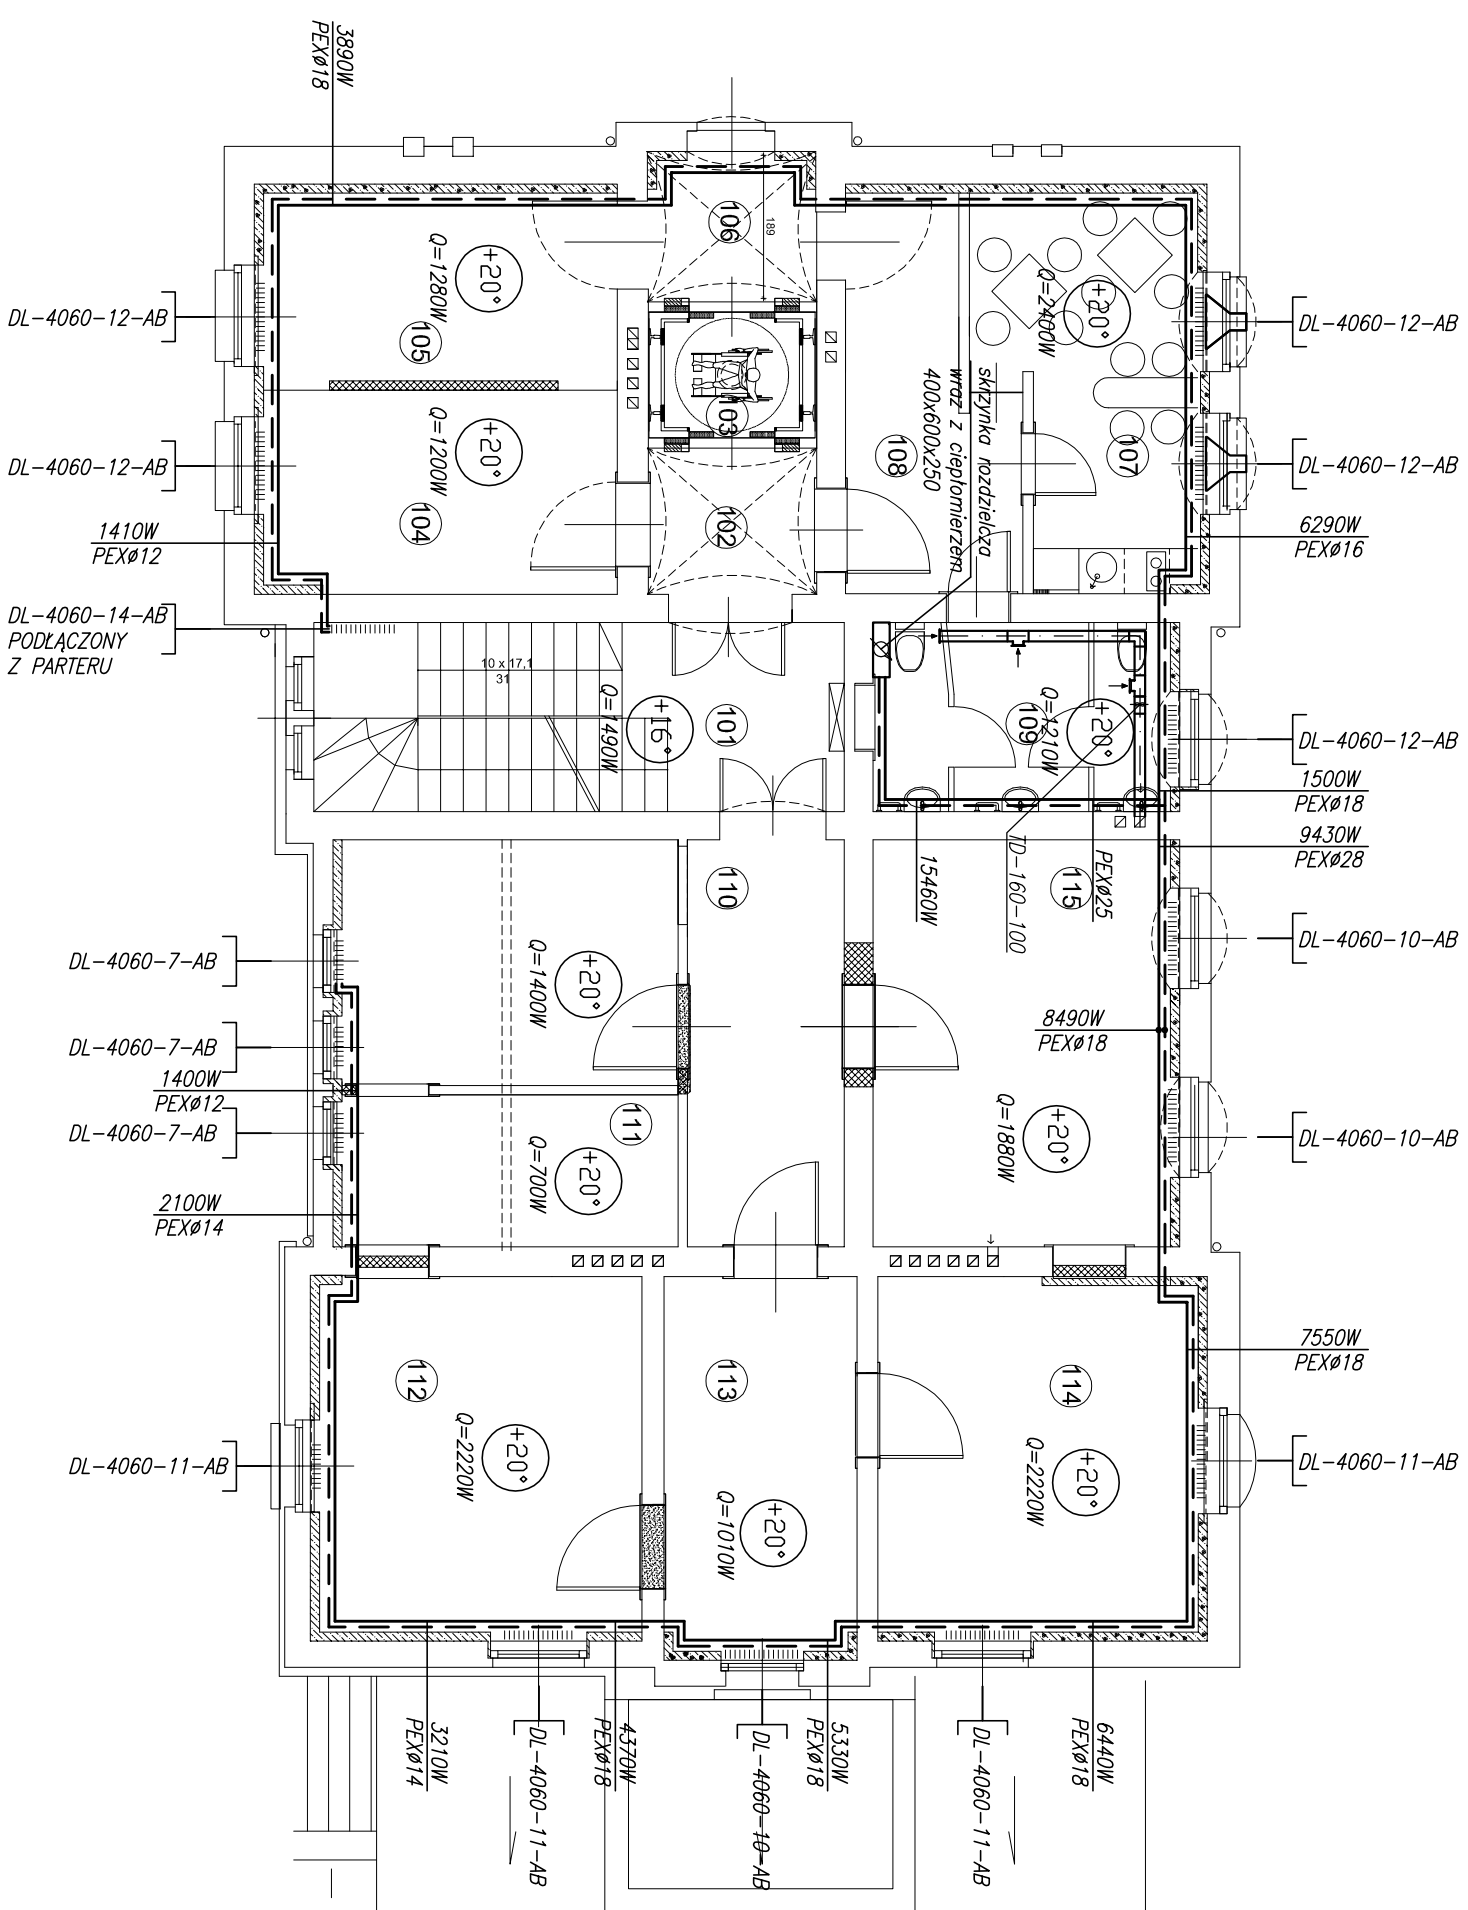

### ZESTAWIENIE POMIESZCZEŃ

101 kl. schodowa	17,52m <sup>2</sup>	108 komunikacja	11,87m <sup>2</sup>
102 komunikacja	12,90m <sup>2</sup>	109 sanitariaty	12,90m <sup>2</sup>
103 szypa windowy	02,05m <sup>2</sup>	110 komunikacja	09,83m <sup>2</sup>
104 pom. biurowe	12,87m <sup>2</sup>	111 pom. biurowe	12,90m <sup>2</sup>
105 pom. biurowe	11,42m <sup>2</sup>	112 pom. biurowe	14,21m <sup>2</sup>
106 iorazenia	02,52m <sup>2</sup>	114 pom. biurowe	17,52m <sup>2</sup>
107 pom. socjalne	07,15m <sup>2</sup>	115 pom. biurowe	20,65m <sup>2</sup>

### LEGENDA:

— — — — — PROJEKTOWANA INSTALACJA C.O.

Dobrano ciepłomierz – CF-MAX  
 Dn15, Qn=1,5m<sup>3</sup>/h  
 Przepływ – 726l/h  
 Opory przepływu – 0,03mbar – 660 DaPa  
 Czujnik na zasil. PT-100

<b>WEWĘTRZNA INSTALACJA C.O.</b>	
BIURO USŁUG TECHNICZNYCH PROJEKTOWANIA I REALIZACJI INWESTYCJI TORUŃSKI KLUB TECHNIKA NOT SP. Z O.O. 87-100 Toruń, ul. Piękny 6, tel. 566629070	
Inwestor Toruńskie Wodociągi Sp. z o.o. ul. Rybaki 6, 87-100 Toruń	
Obiekt budynek mieszkalny Toruń, ul. Św. Józefa 47-49, dz.nr 58/1, 65, obr.34.	
Wyk. rysunku PIĘTRO I	
BRANŻA: SANITARNA - WEWĘTRZNA INSTALACJA C.O.	
Inwentaryzował mgr inż. L. Moszczyński	
GT.414.63 / 39 / 76	
Szkolnym PROJEKT BUDOWLANY	
data wydruku sierpień 2015r.	
nr rys. wersja <b>S-04</b>	